

REGIONE FRIULI VENEZIA GIULIA

PROVINCIA DI UDINE

COMUNE DI CODROIPO

PAC "VILLA BIANCA"

COMMITTENTE:

REALESTATE 2010 srl - Codroipo
società unipersonale

PROGETTISTA: ARCH GIORGIANO PARUSSINI VIA G.B.CANDOTTI,34/2 CODROIPO TEL0432/98399

PLANIMETRIA

opere di urbanizzazione

Acque reflue e meteoriche, illuminazione pubblica, enel
telecom, gas metano e acquedotto


TAV. 8

SCALA: 1:500

DATA :




SMALTIMENTO ACQUE REFLUE E METEORICHE (vedi specifiche Tav.12)

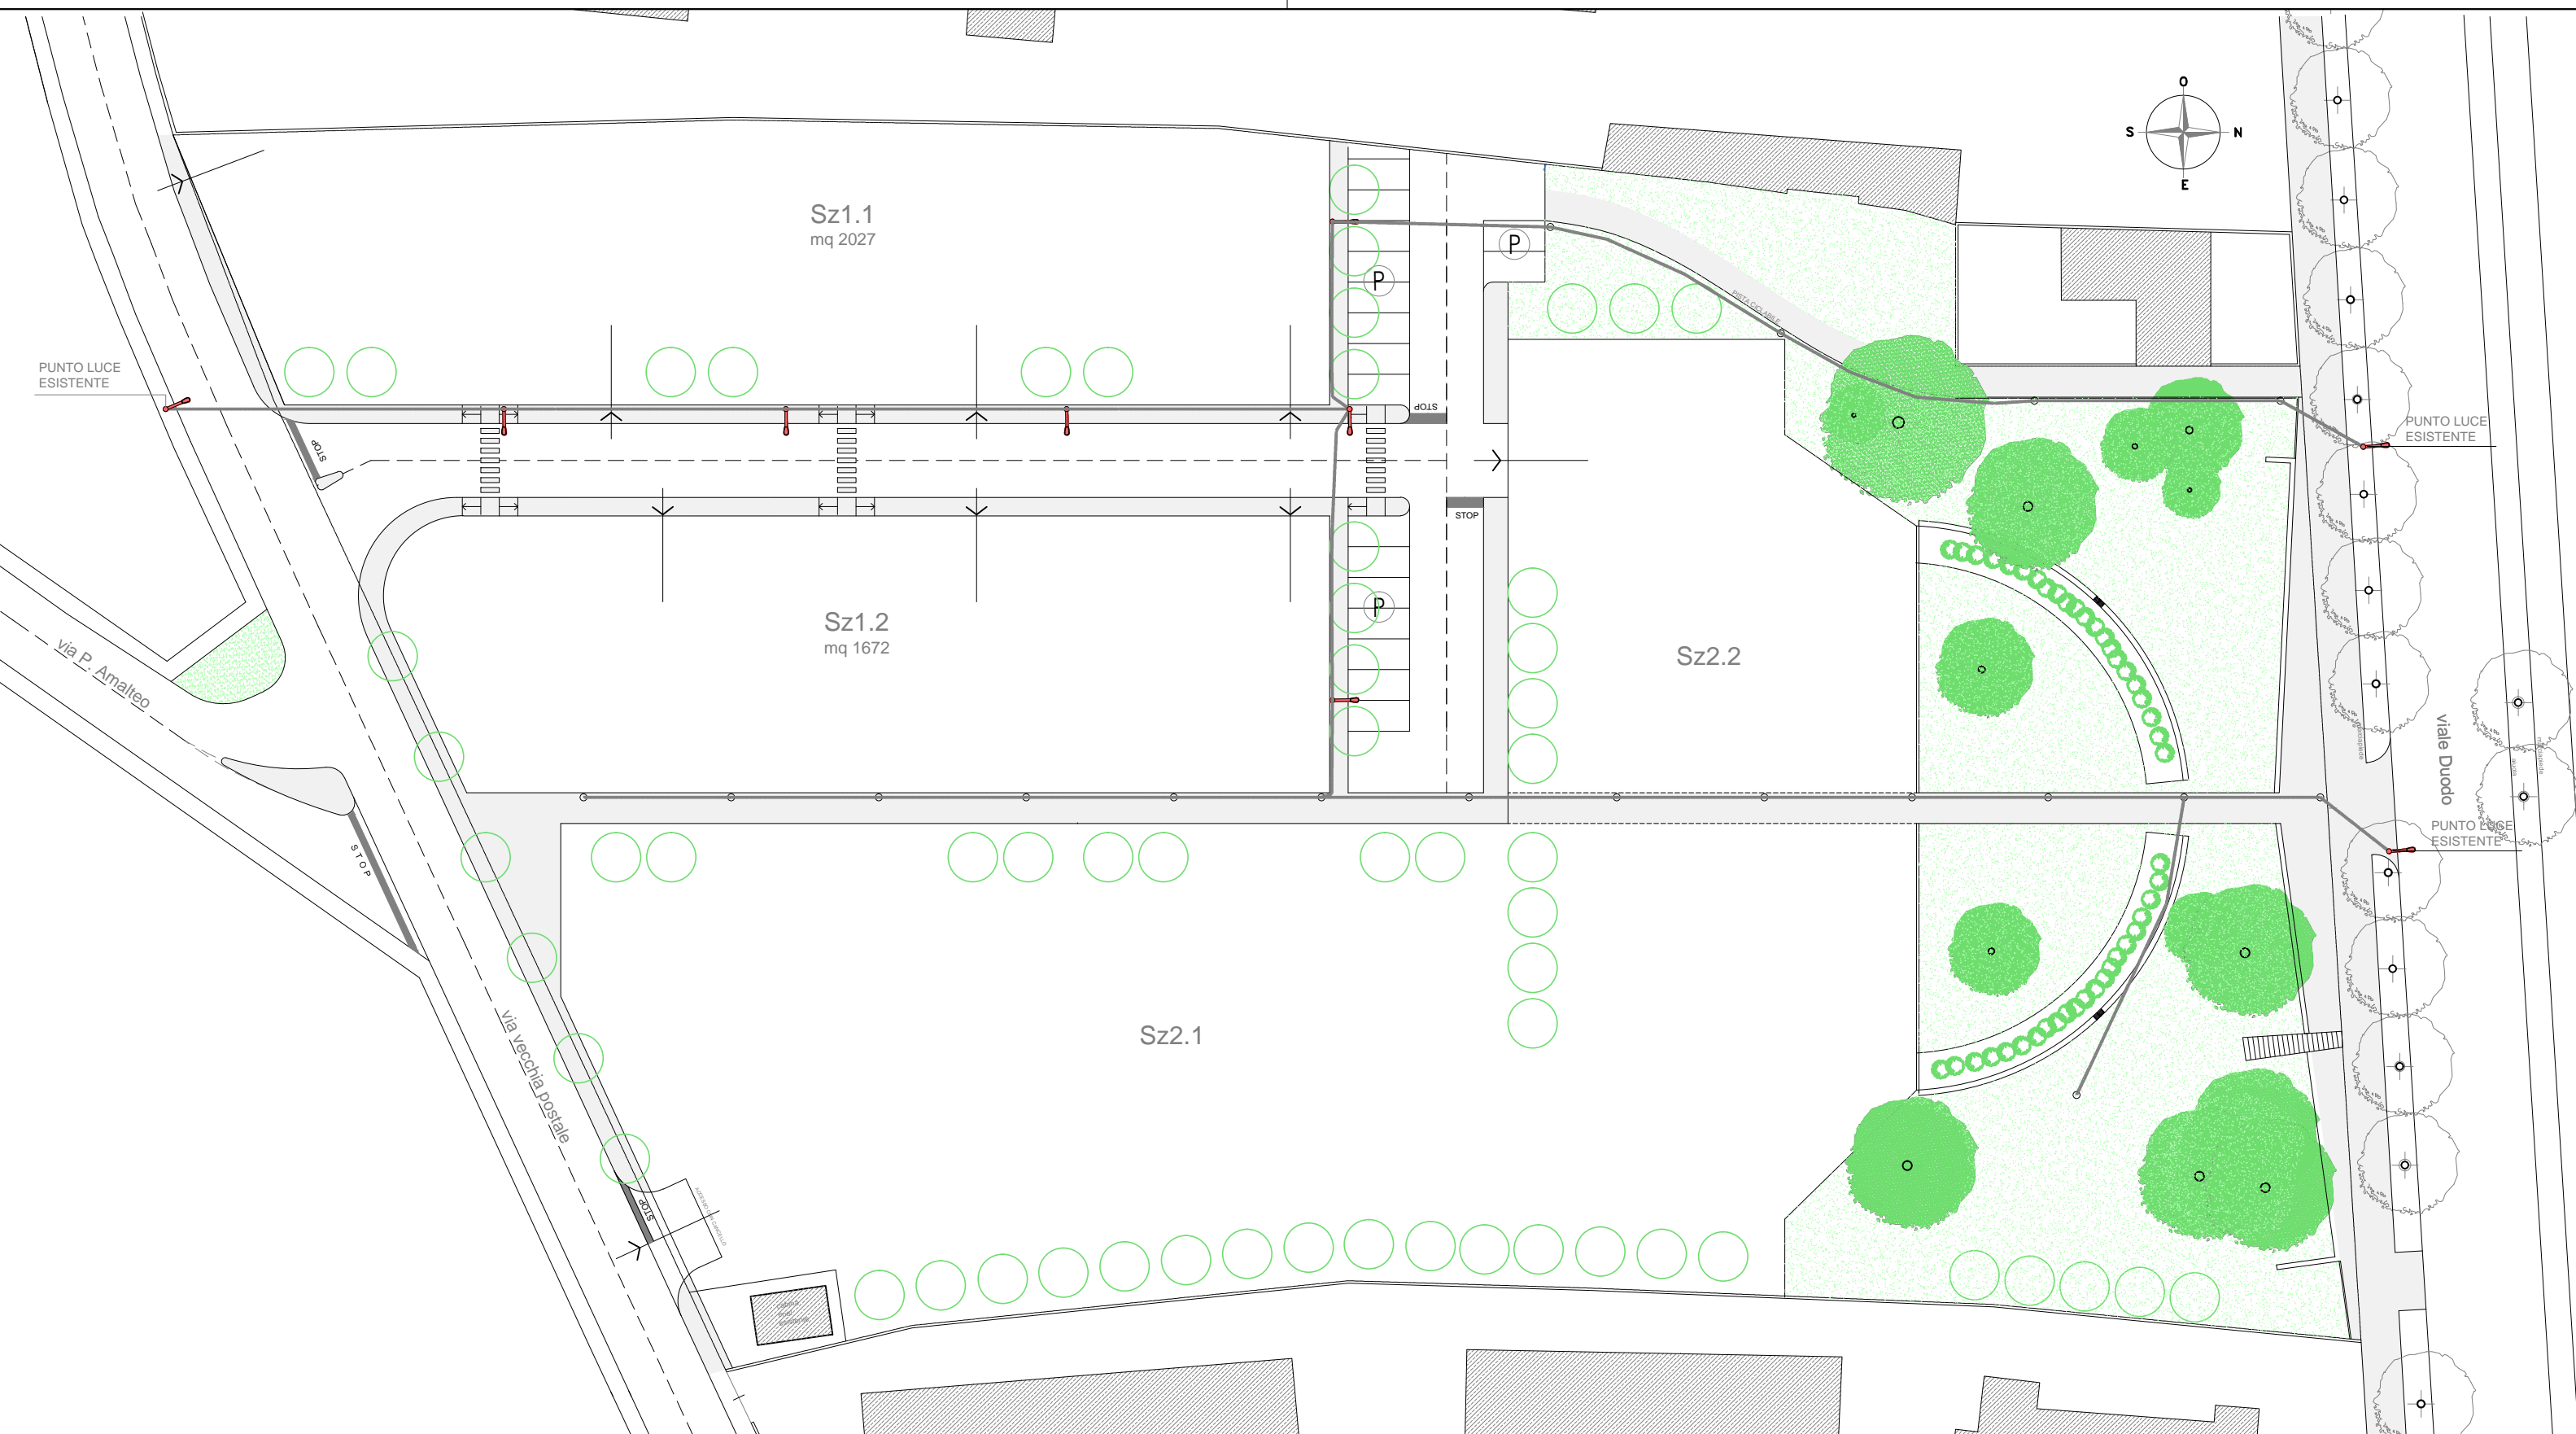


PUBBLICA ILLUMINAZIONE

- LINEA ELETTRICA INTERRATA CONTROTUBATA DIAM. 90 CORRUGATO
- PUNTO LUCE STRADALE CON SBRACCIO HT = 8 m CON LAMPADA A VAPORI DI SODIO A.P. DA 100W
- PUNTO LUCE PERCORSO CICLO-PEDONALE

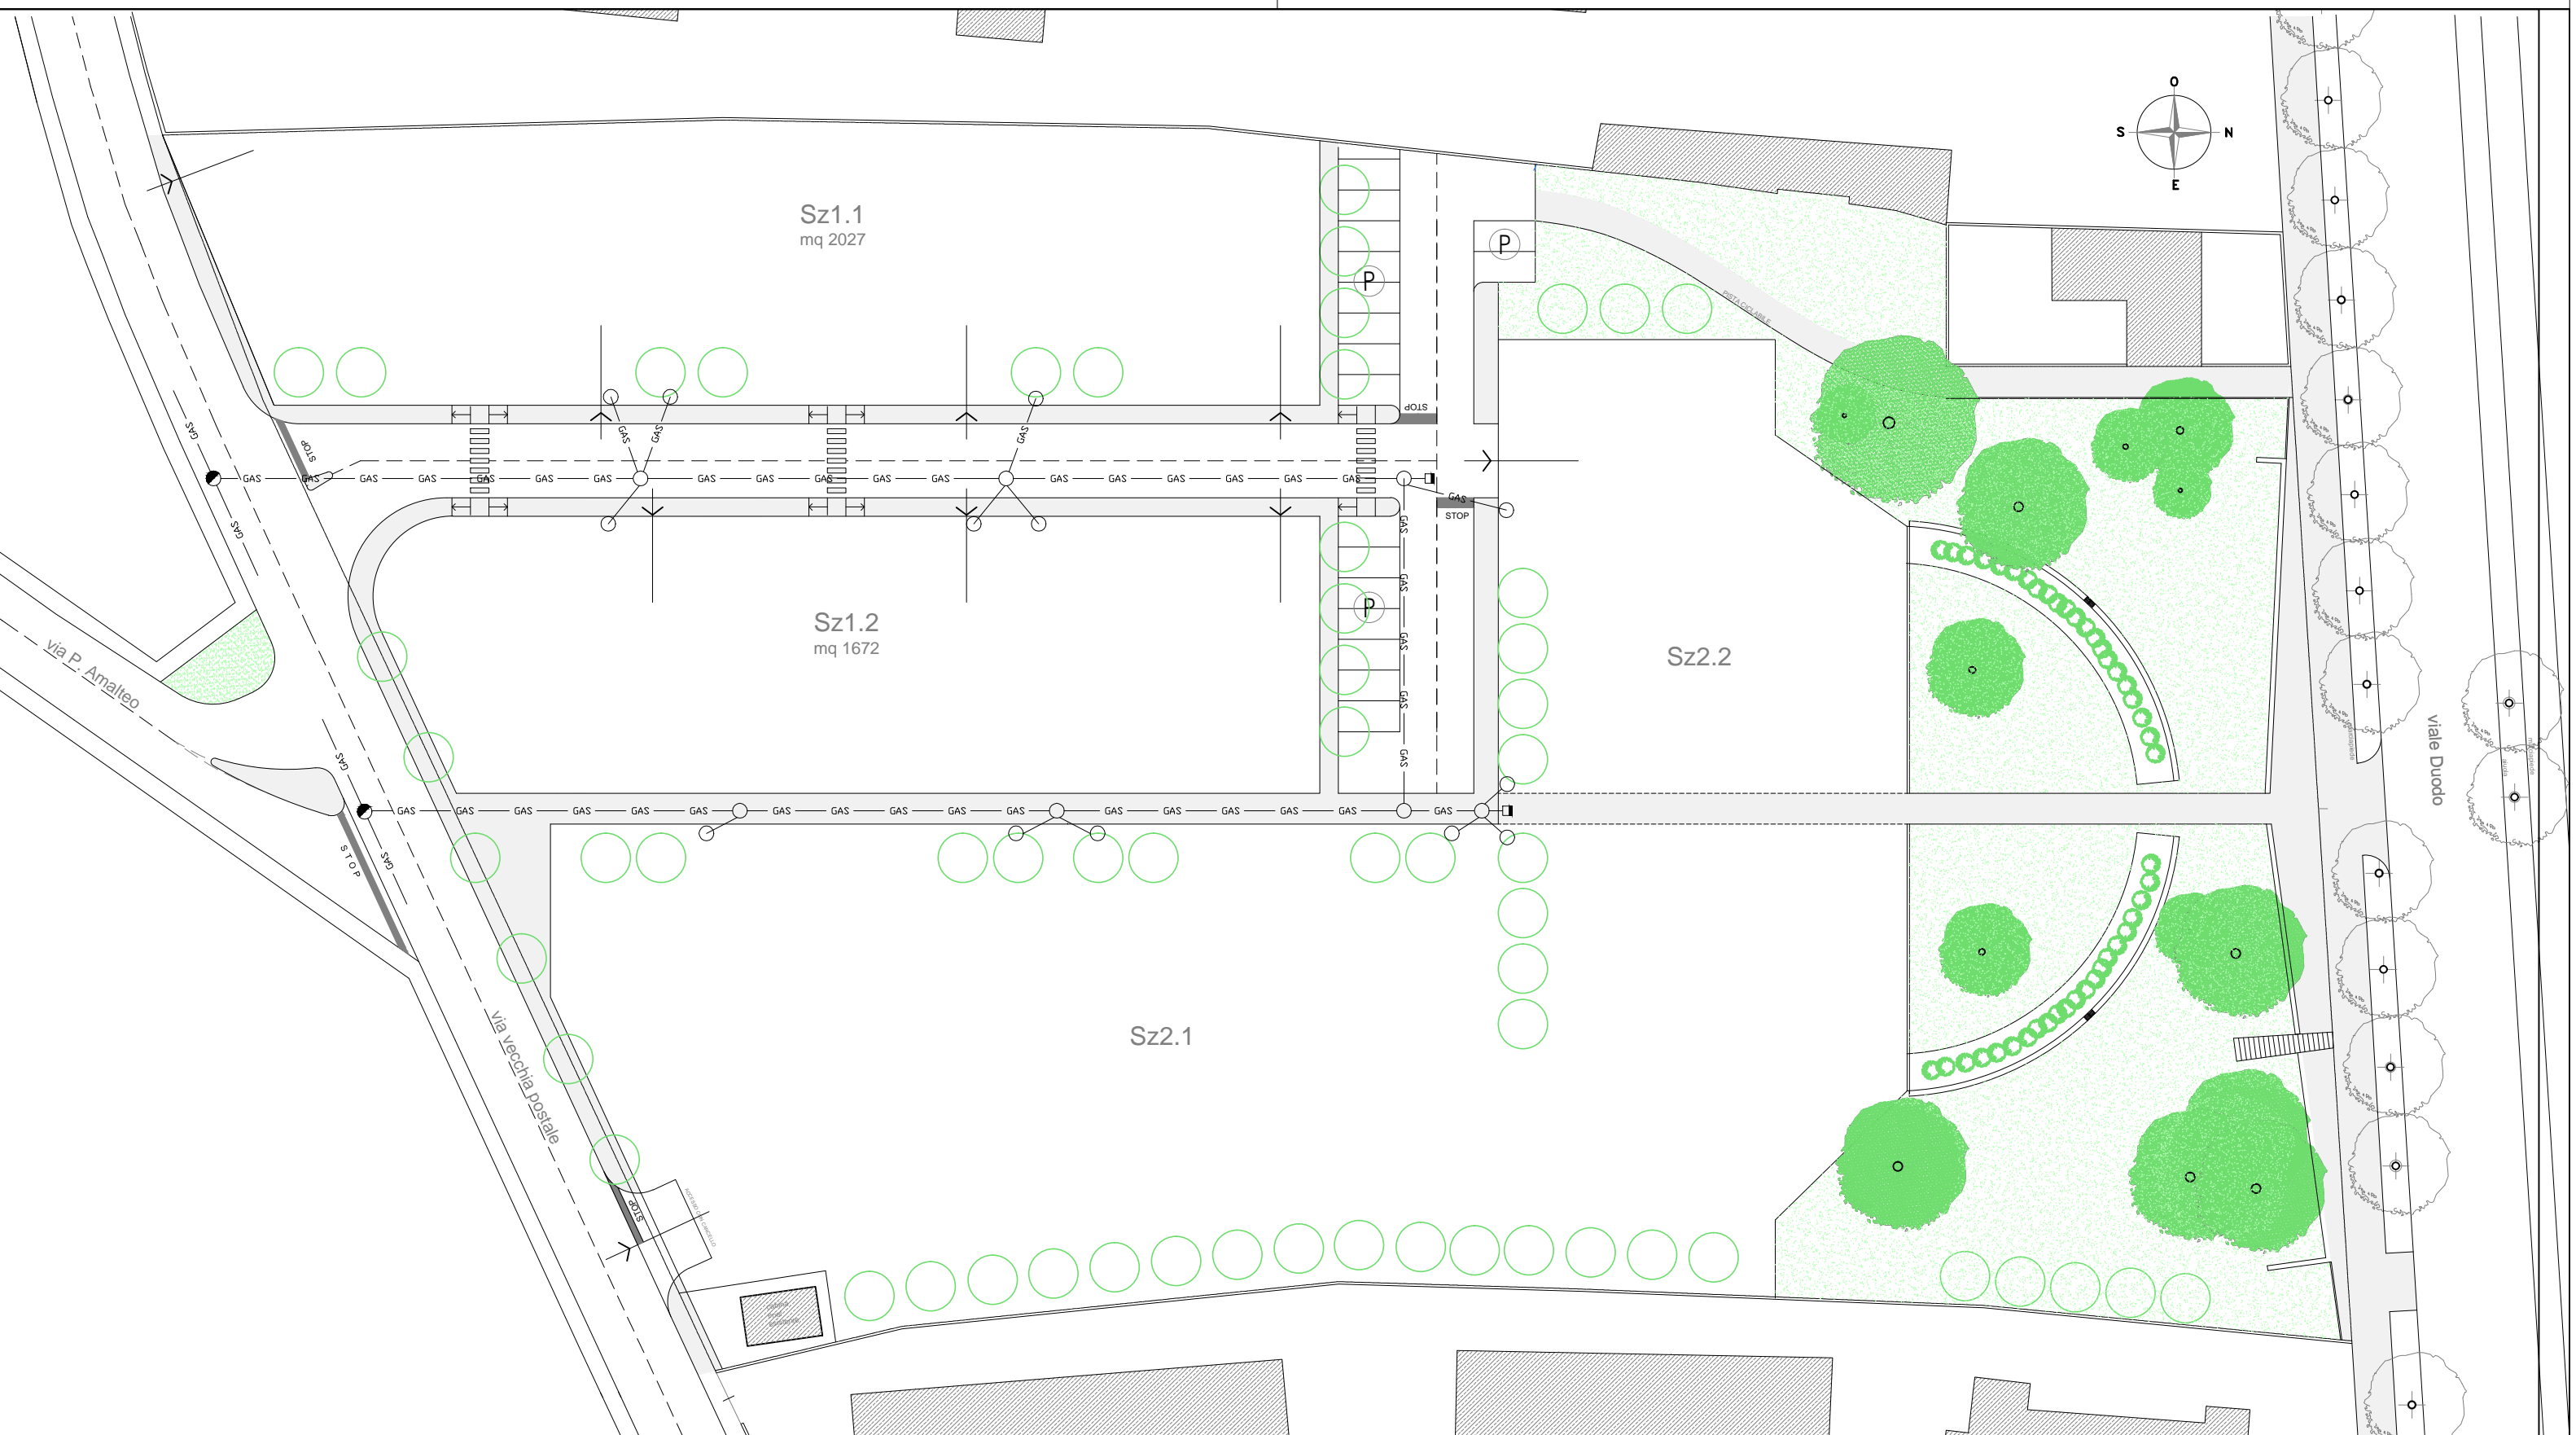


LINEA GAS-METANO

- POZZETTO DI ALLACCIAMENTO ALLA RETE ESISTENTE
- GIUNTO DI COLLEGAMENTO SALDATO
- TERMINALE DELLA LINEA
- RETE DI DISTRIBUZIONE

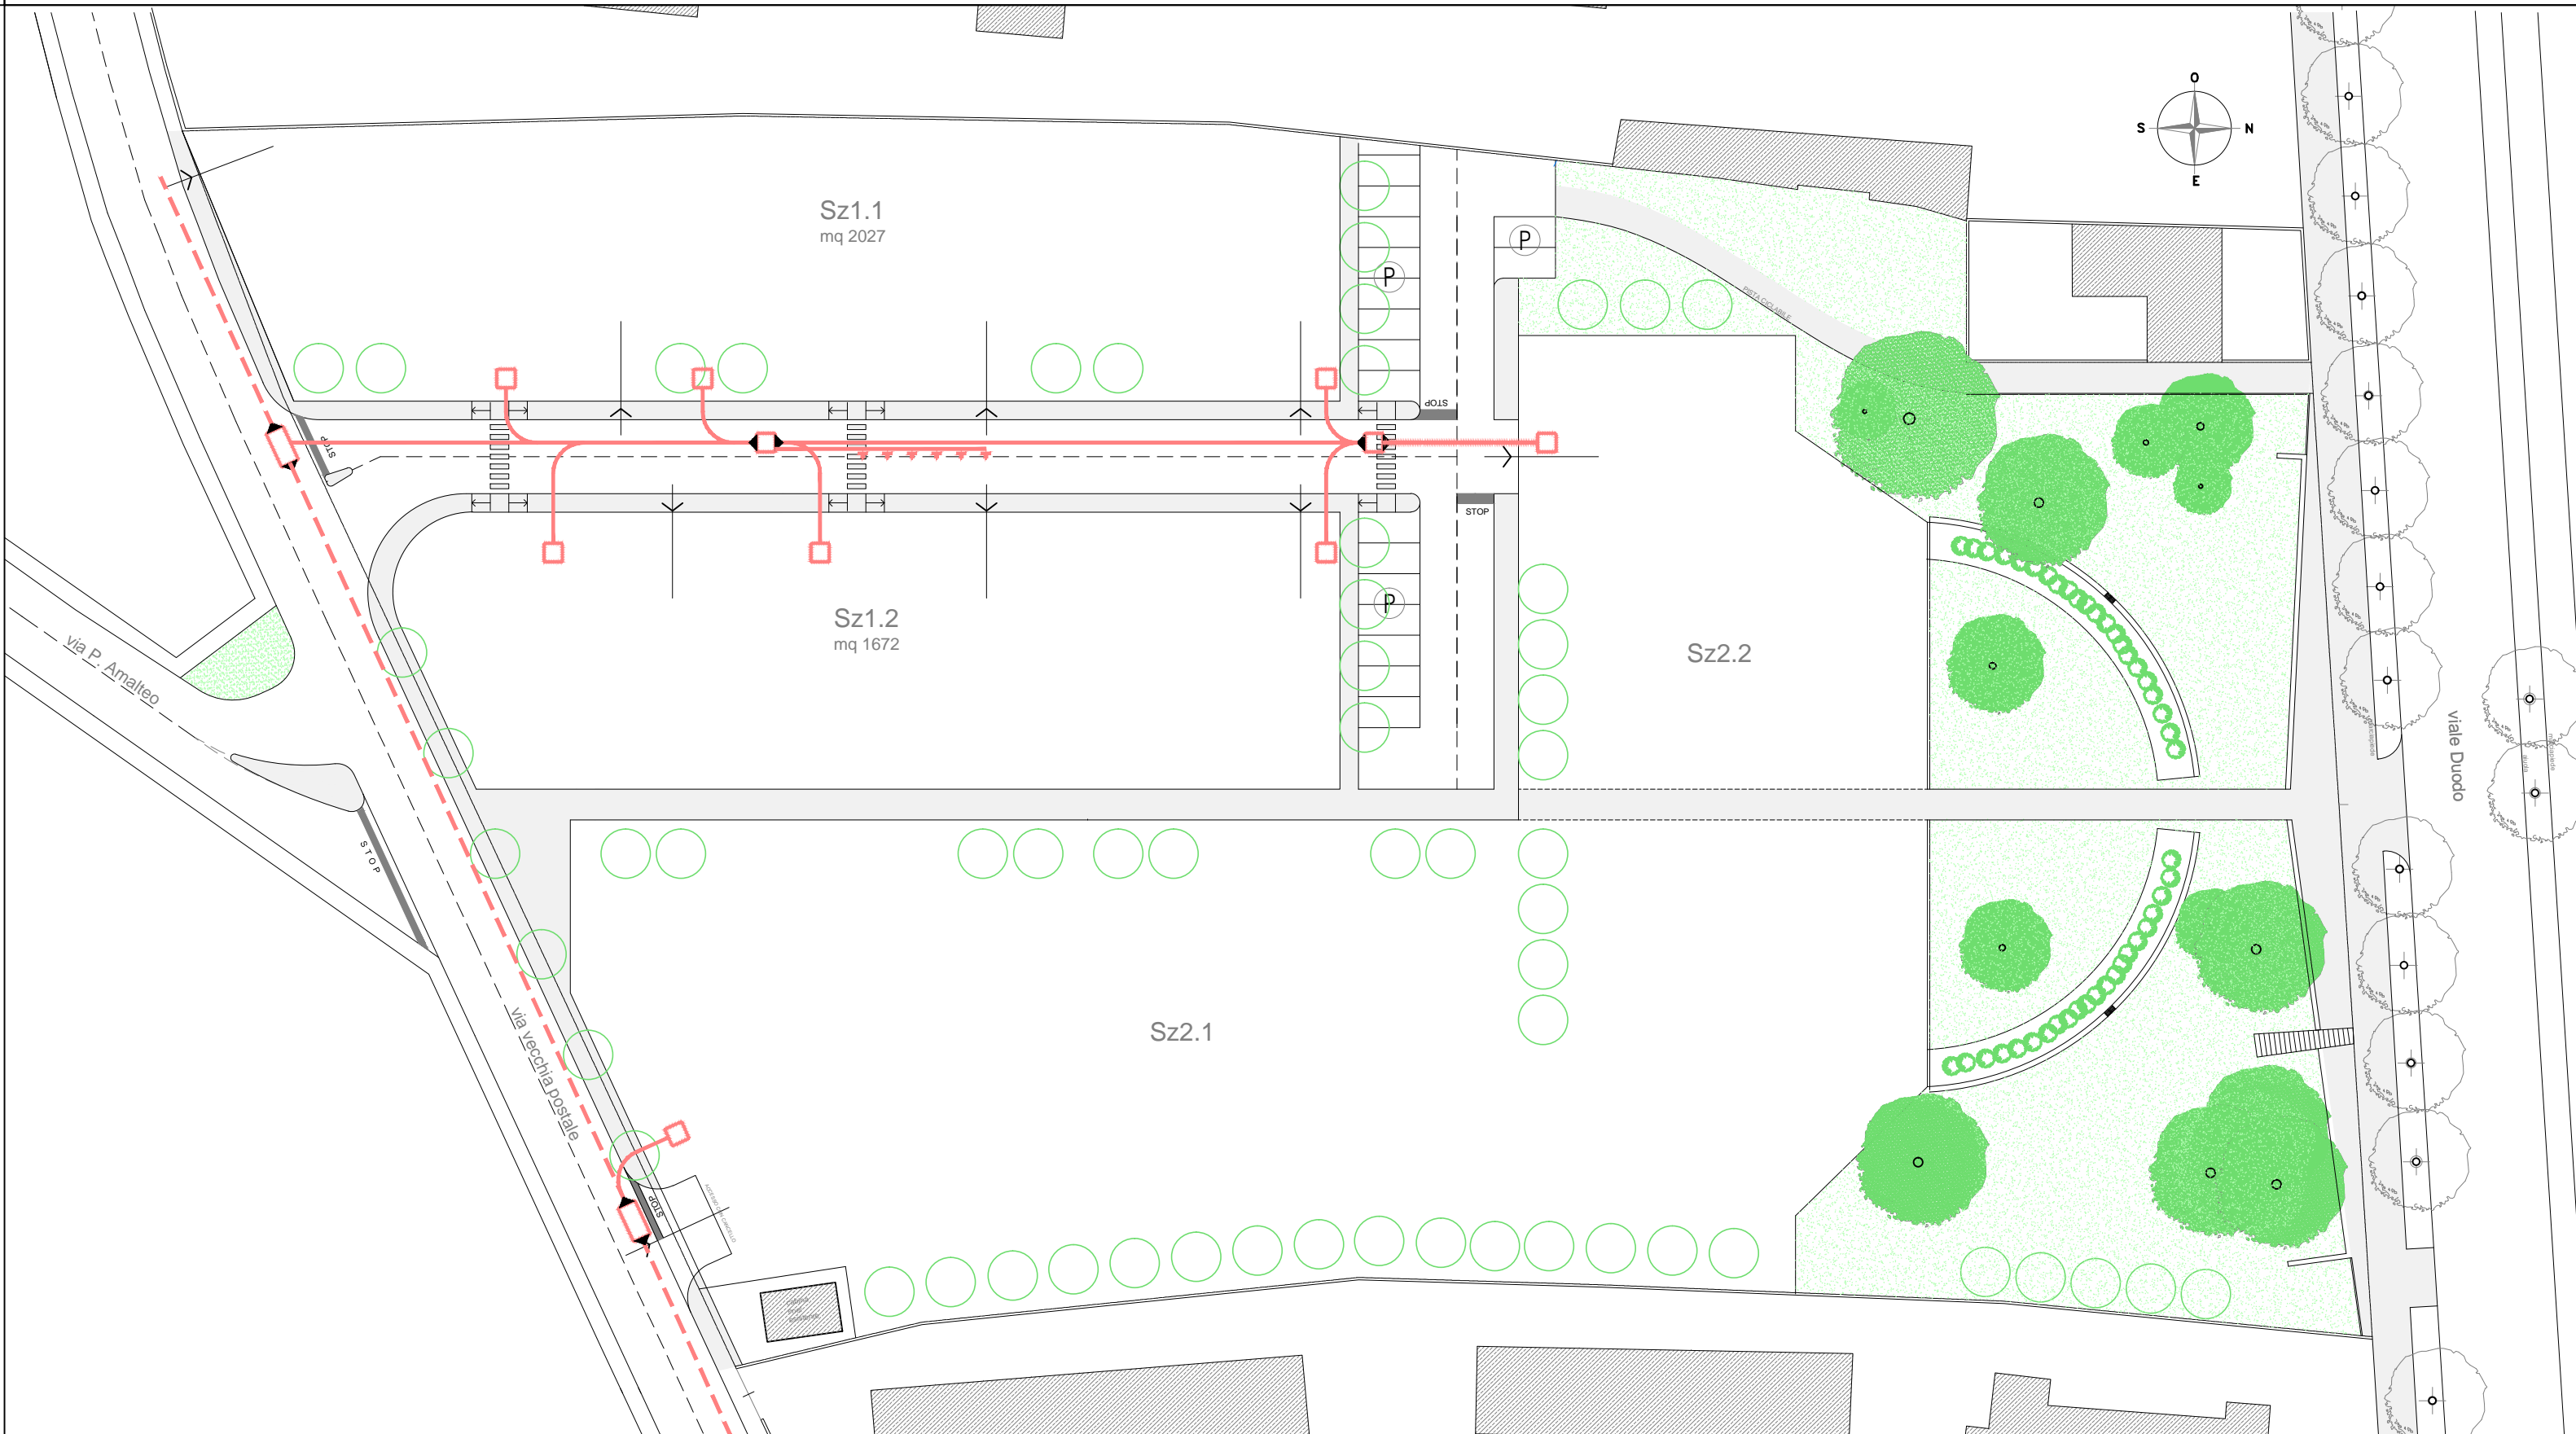


LINEA ENEL

- TUBAZIONE IN PVC 160 mm
- TUBAZIONE IN PVC 160 mm
- UBICAZIONE FITTONI PER LA MESSA A TERRA DEL NEUTRO
- POZZETTI 60x60
- POZZETTI 150x50
- INVITI DIRETTI
- CABINA ENEL

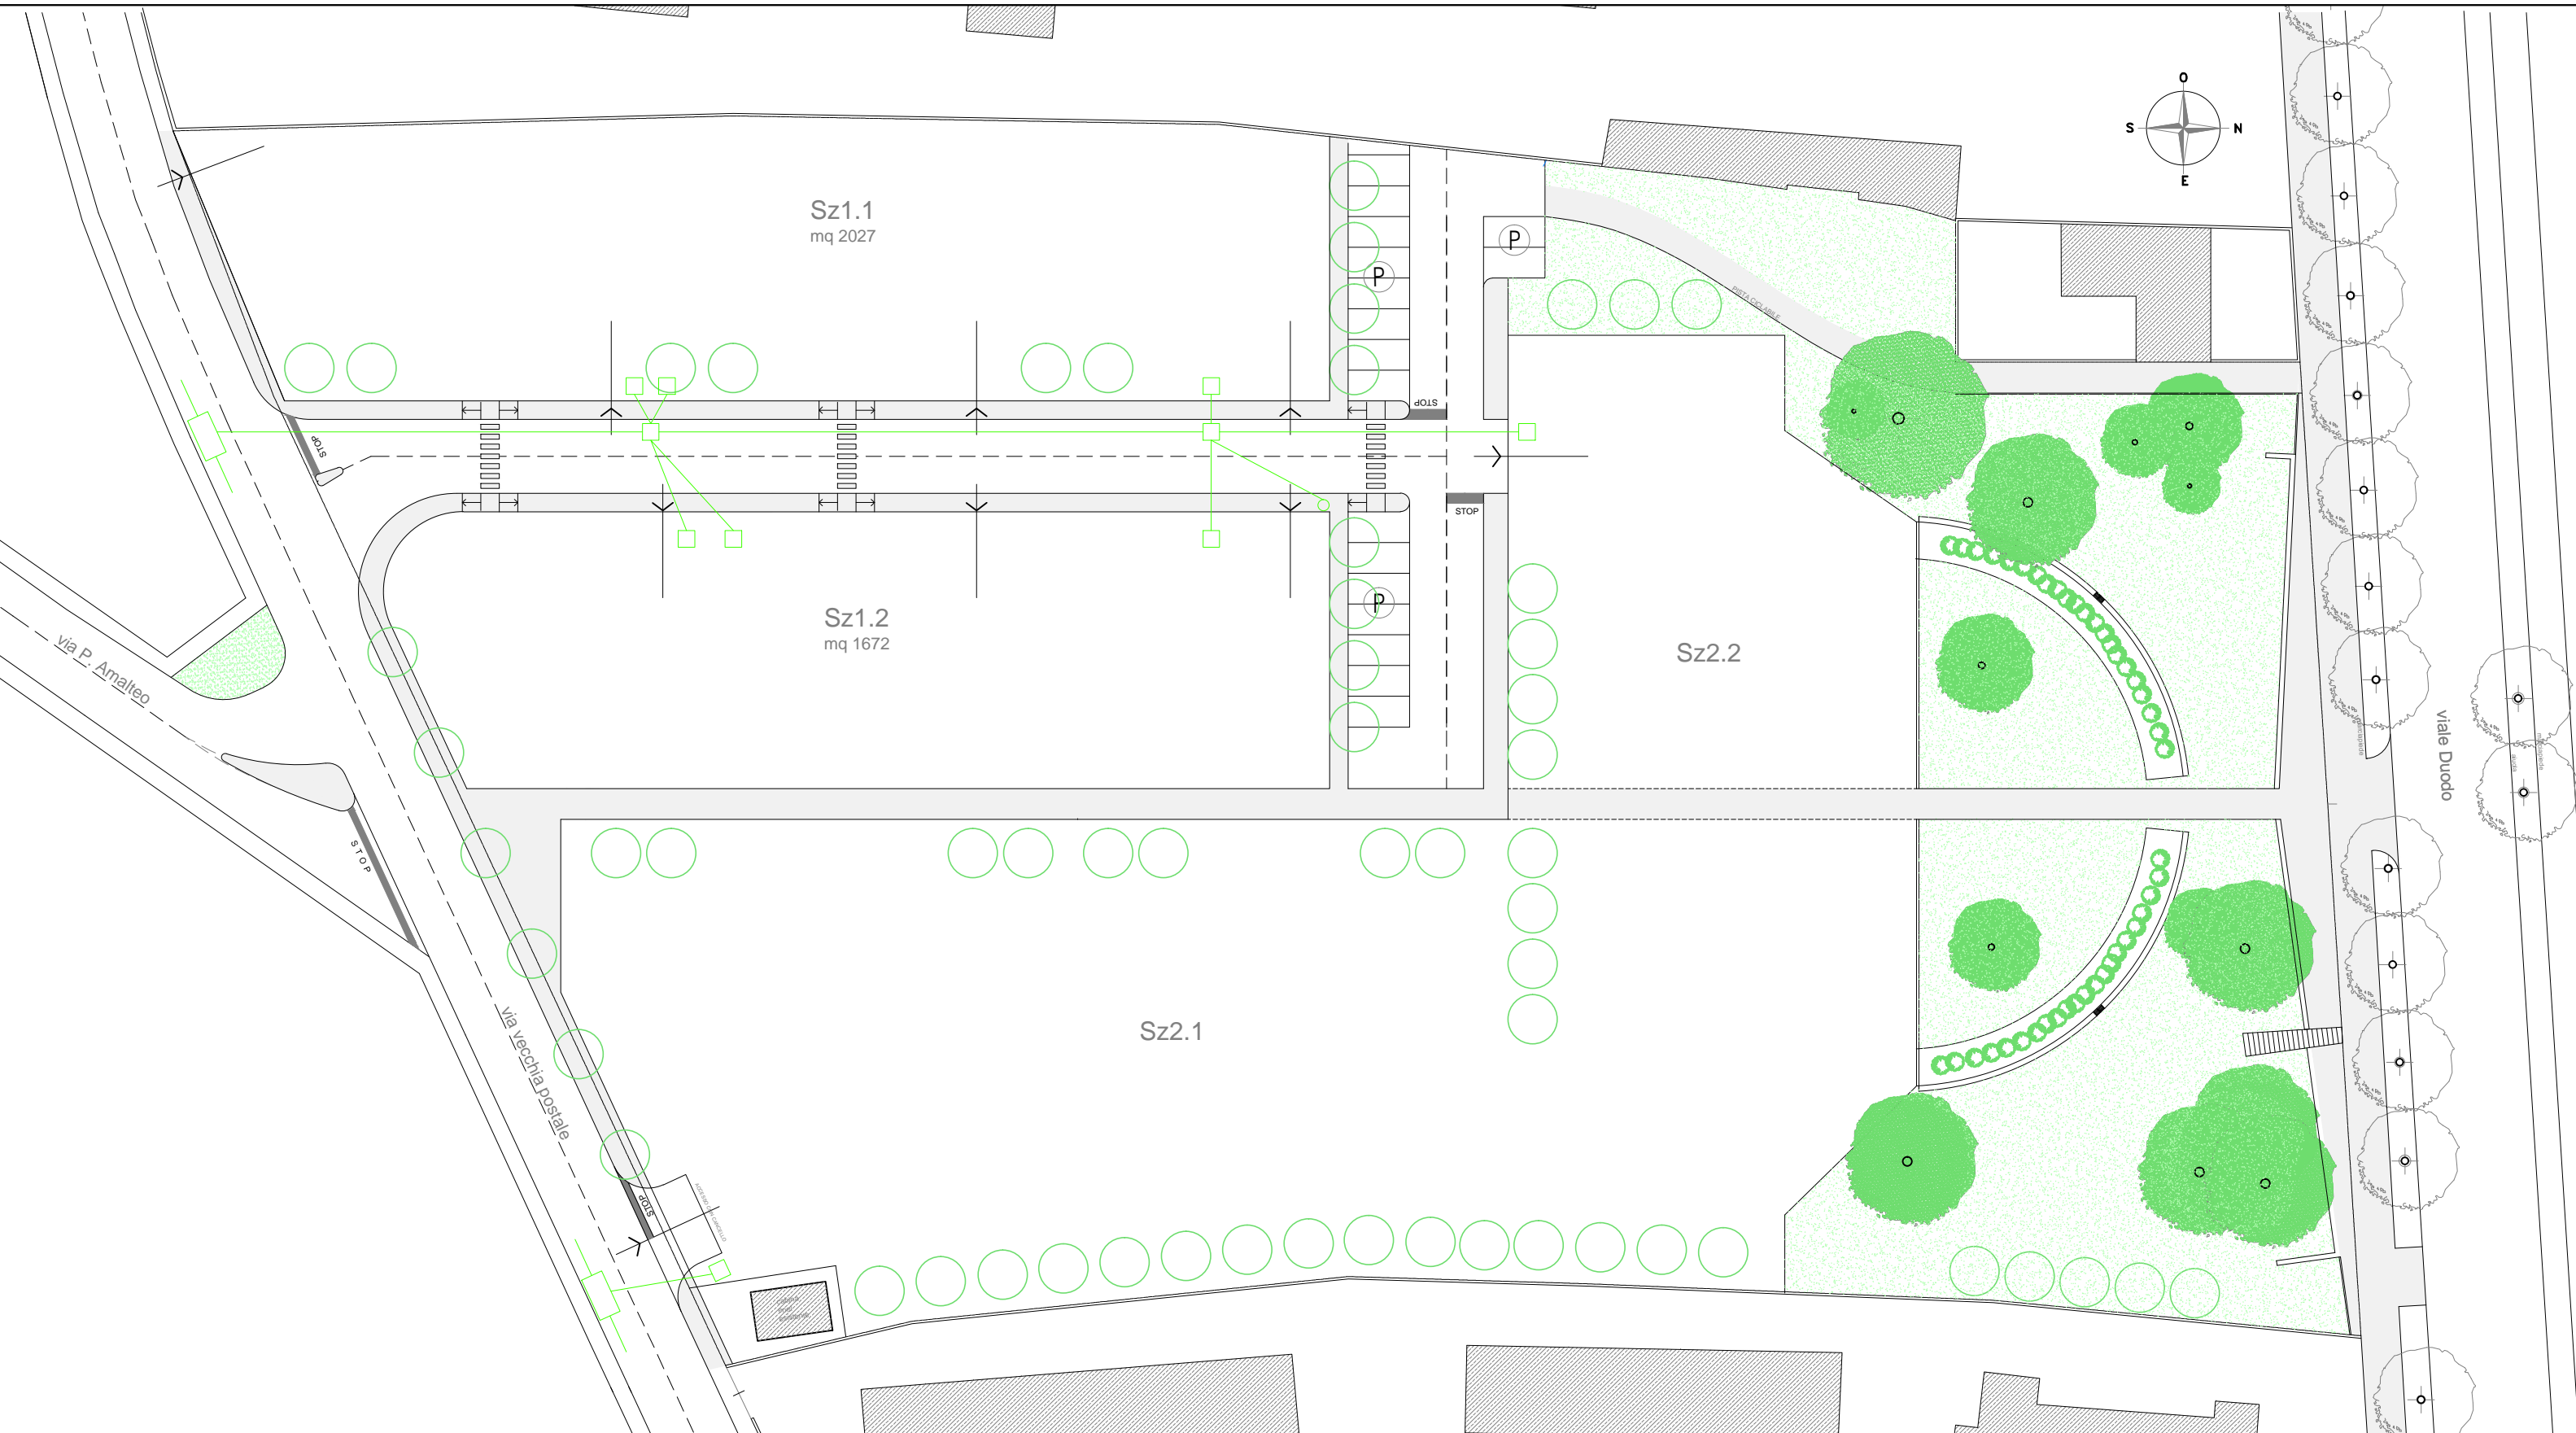

LINEA TELECOM

- LINEA PRINCIPALE DIAM. 125, DERIVAZIONI DIAM. 63
- POZZETTO 120x60 DI ALLACCIAMENTO ALLA RETE PRINCIPALE
- POZZETTO 60x60
- COLONNE

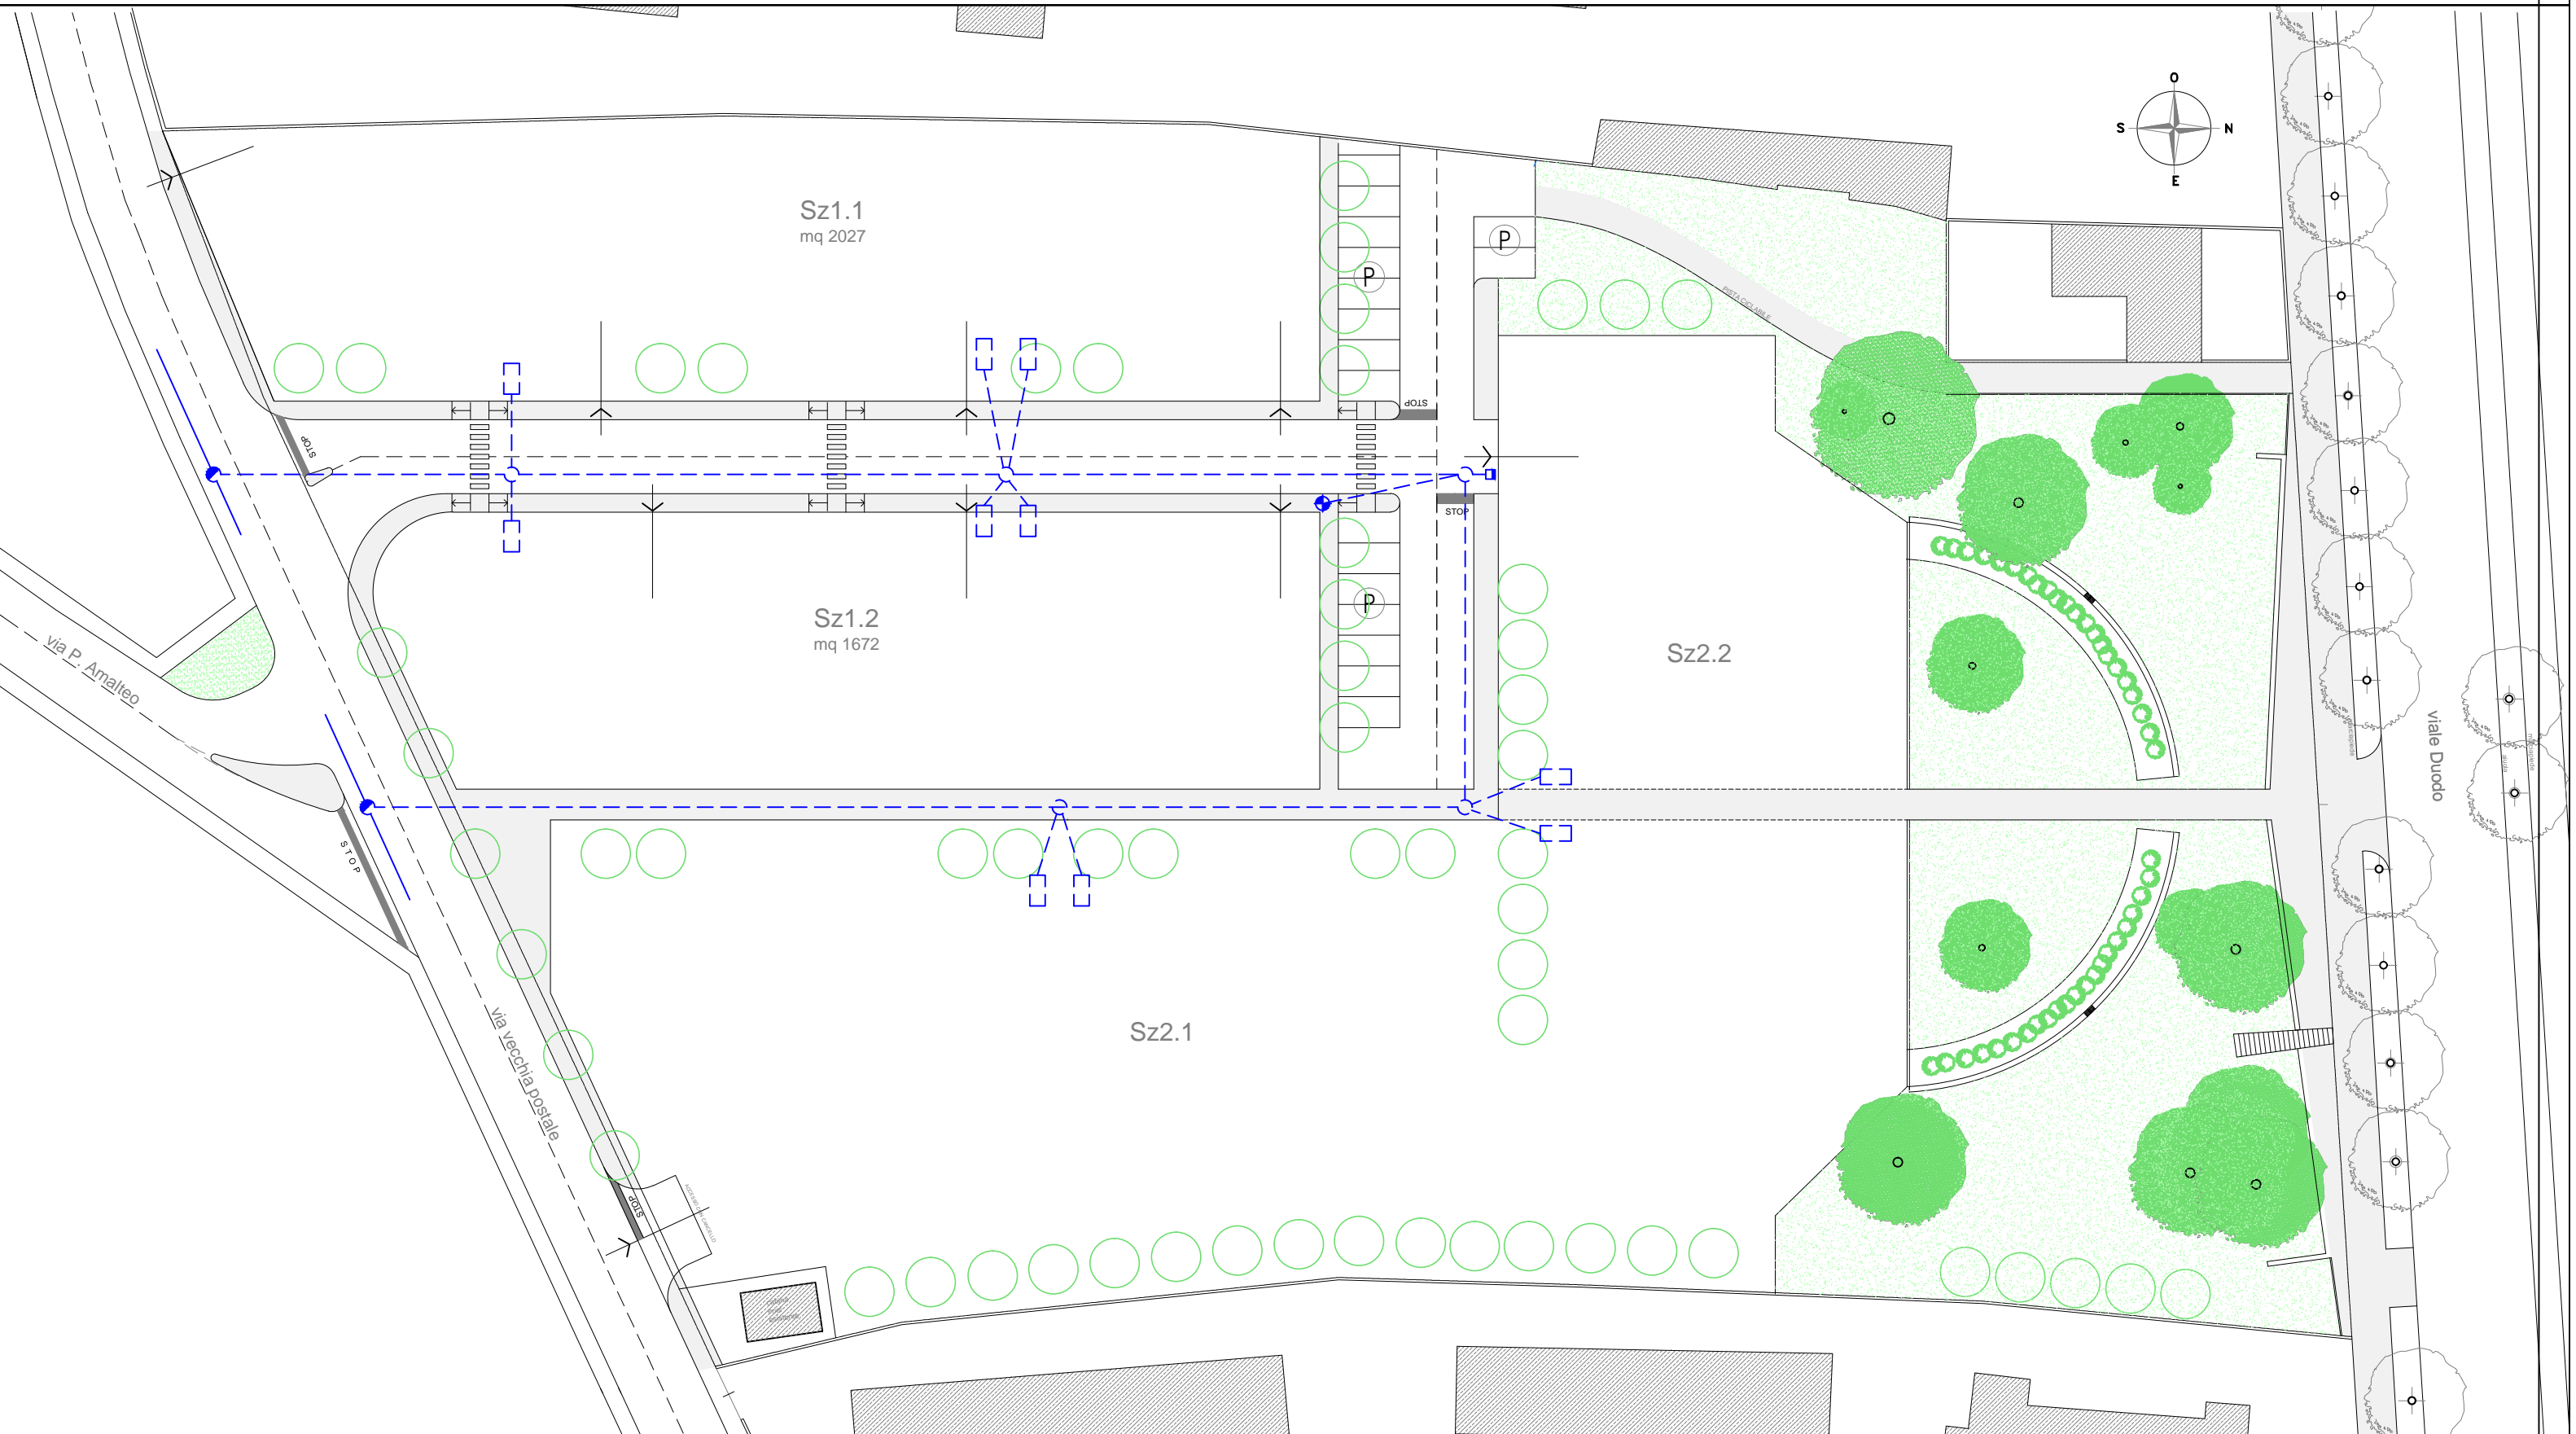

LINEA DISTRIBUZIONE ACQUEDOTTO

- RETE ACQUEDOTTO ESISTENTE
- RETE DI PROGETTO CON TUBO IN GHISA SFEROIDALE DIAM 80 mm
- POZZETTO CAPO PER CONTATORI CON TUBO DI DERIVAZIONE DIAM 1" - DIAM 2"
- SARACINESCHE
- IDRANTE ANTINCENDIO